

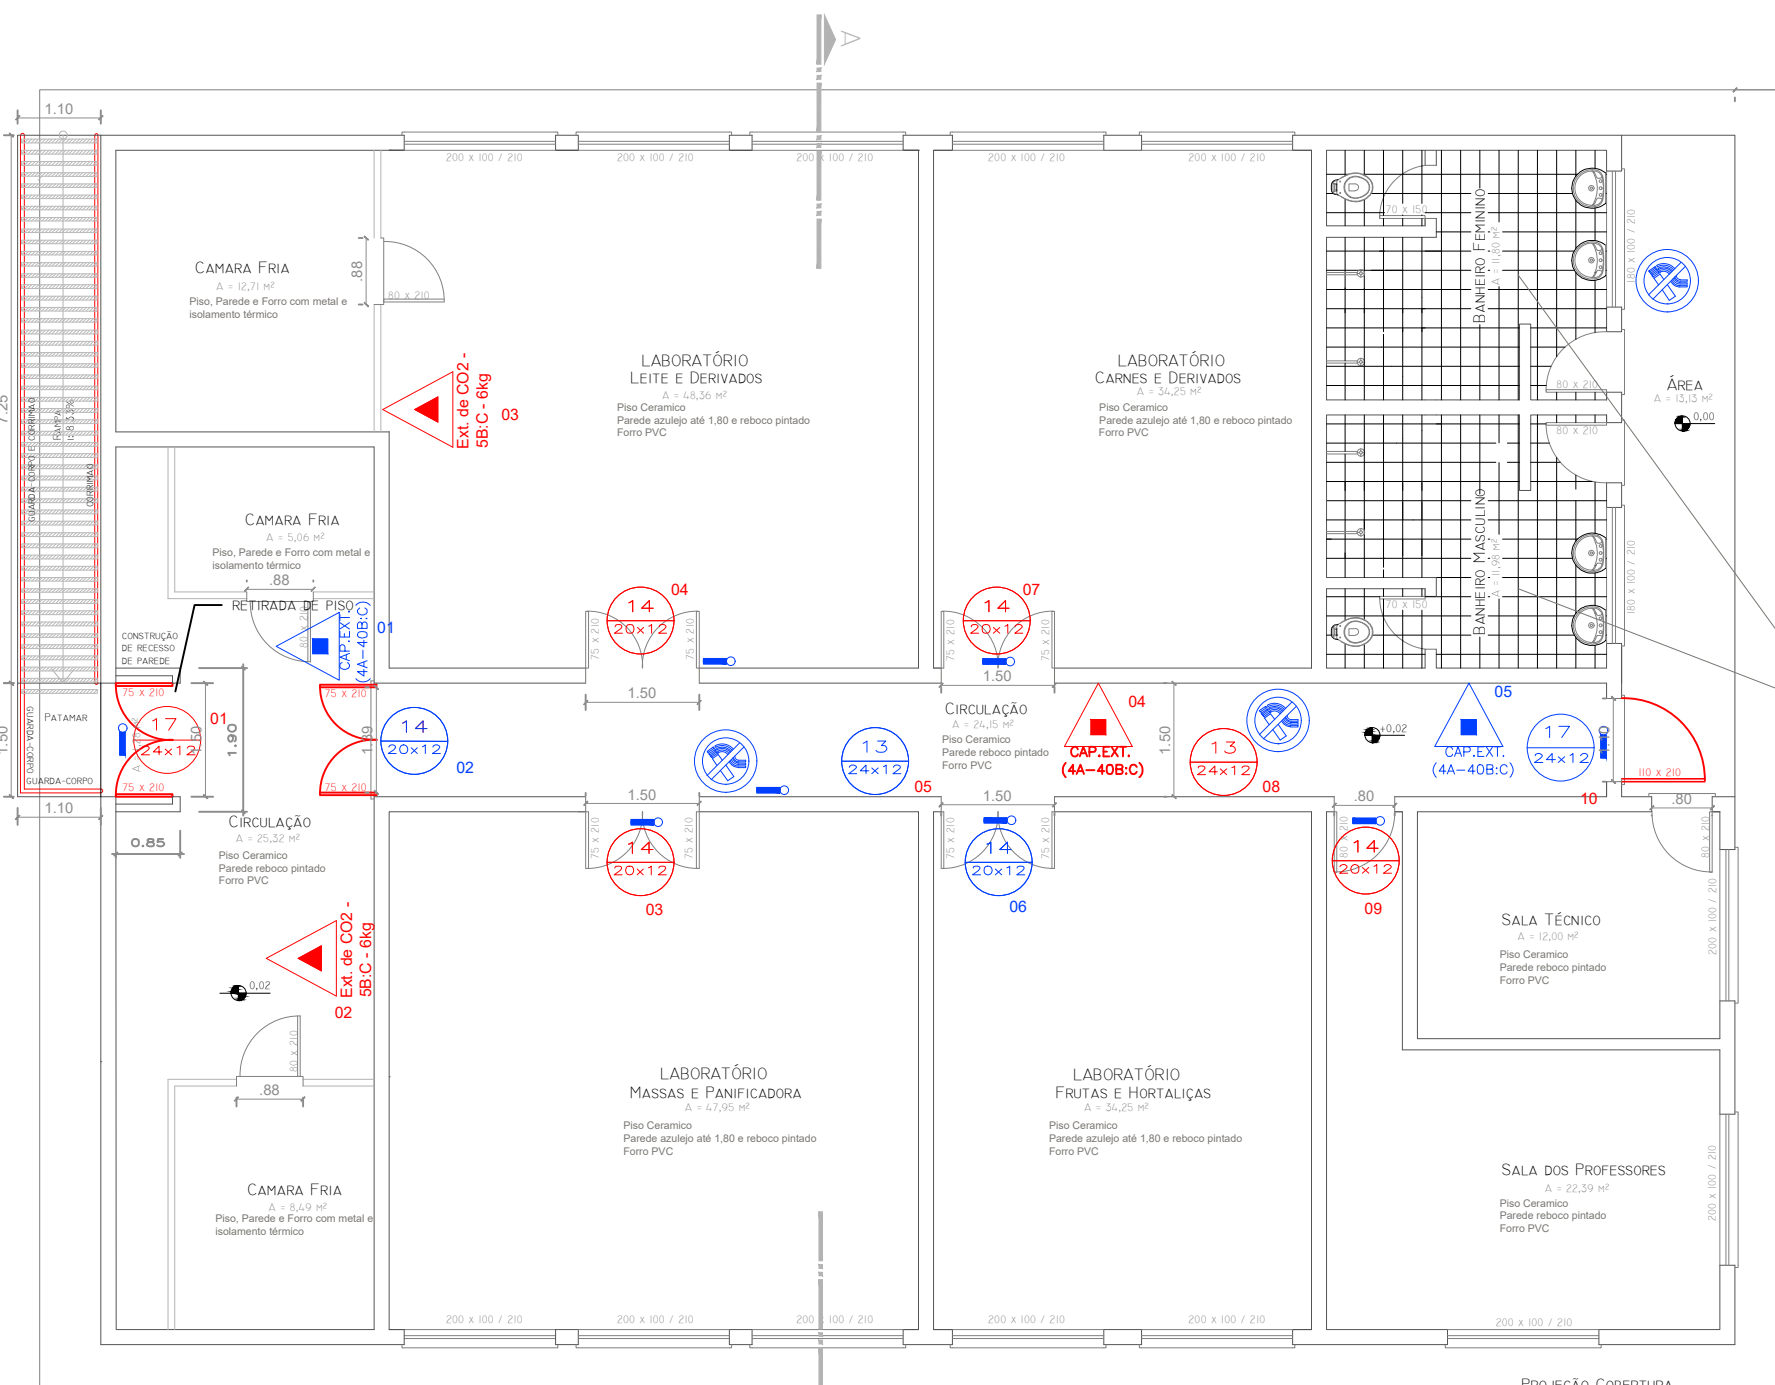


Planta Baixa
Escala 1:100
Área = 345,83 m²

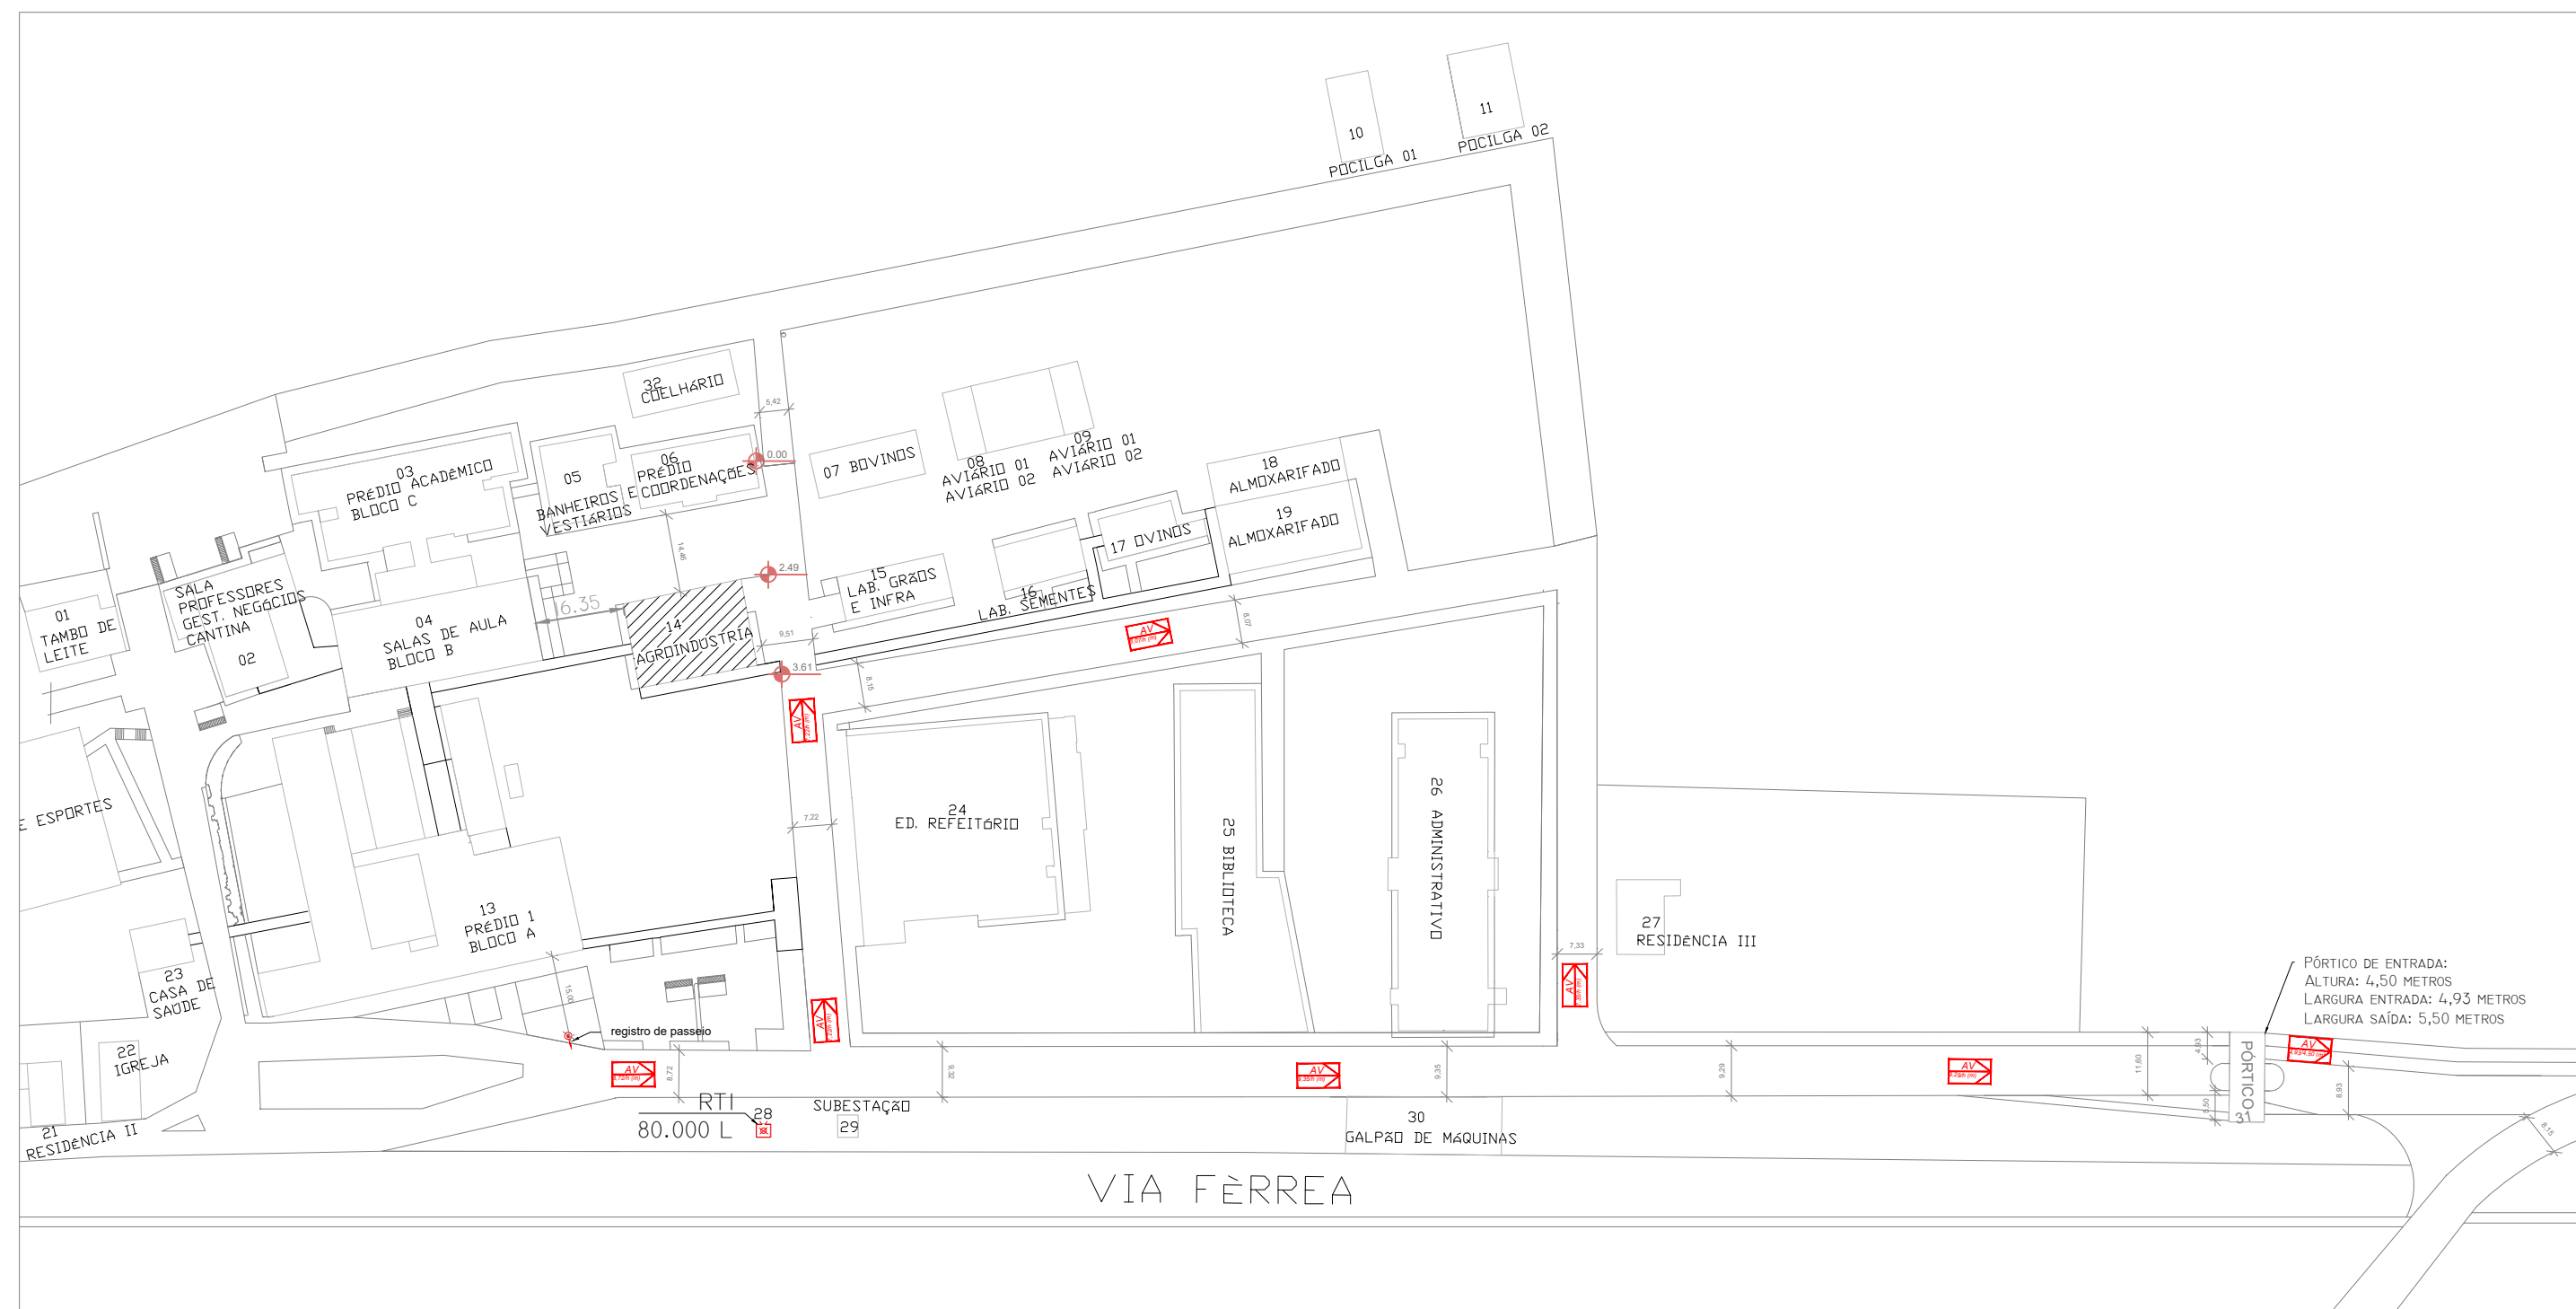


Planta de situação
Escala 1:1250

FABRICA

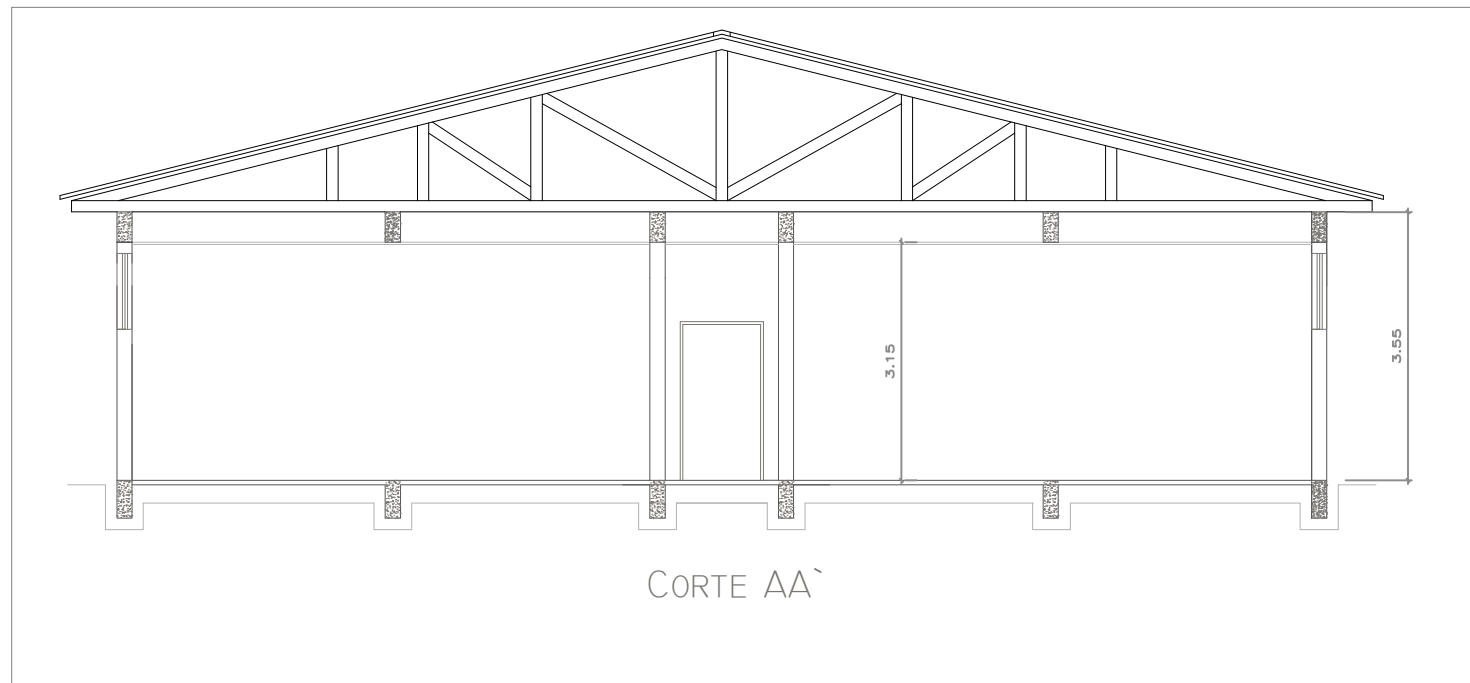

Corte AA
Escala 1:100

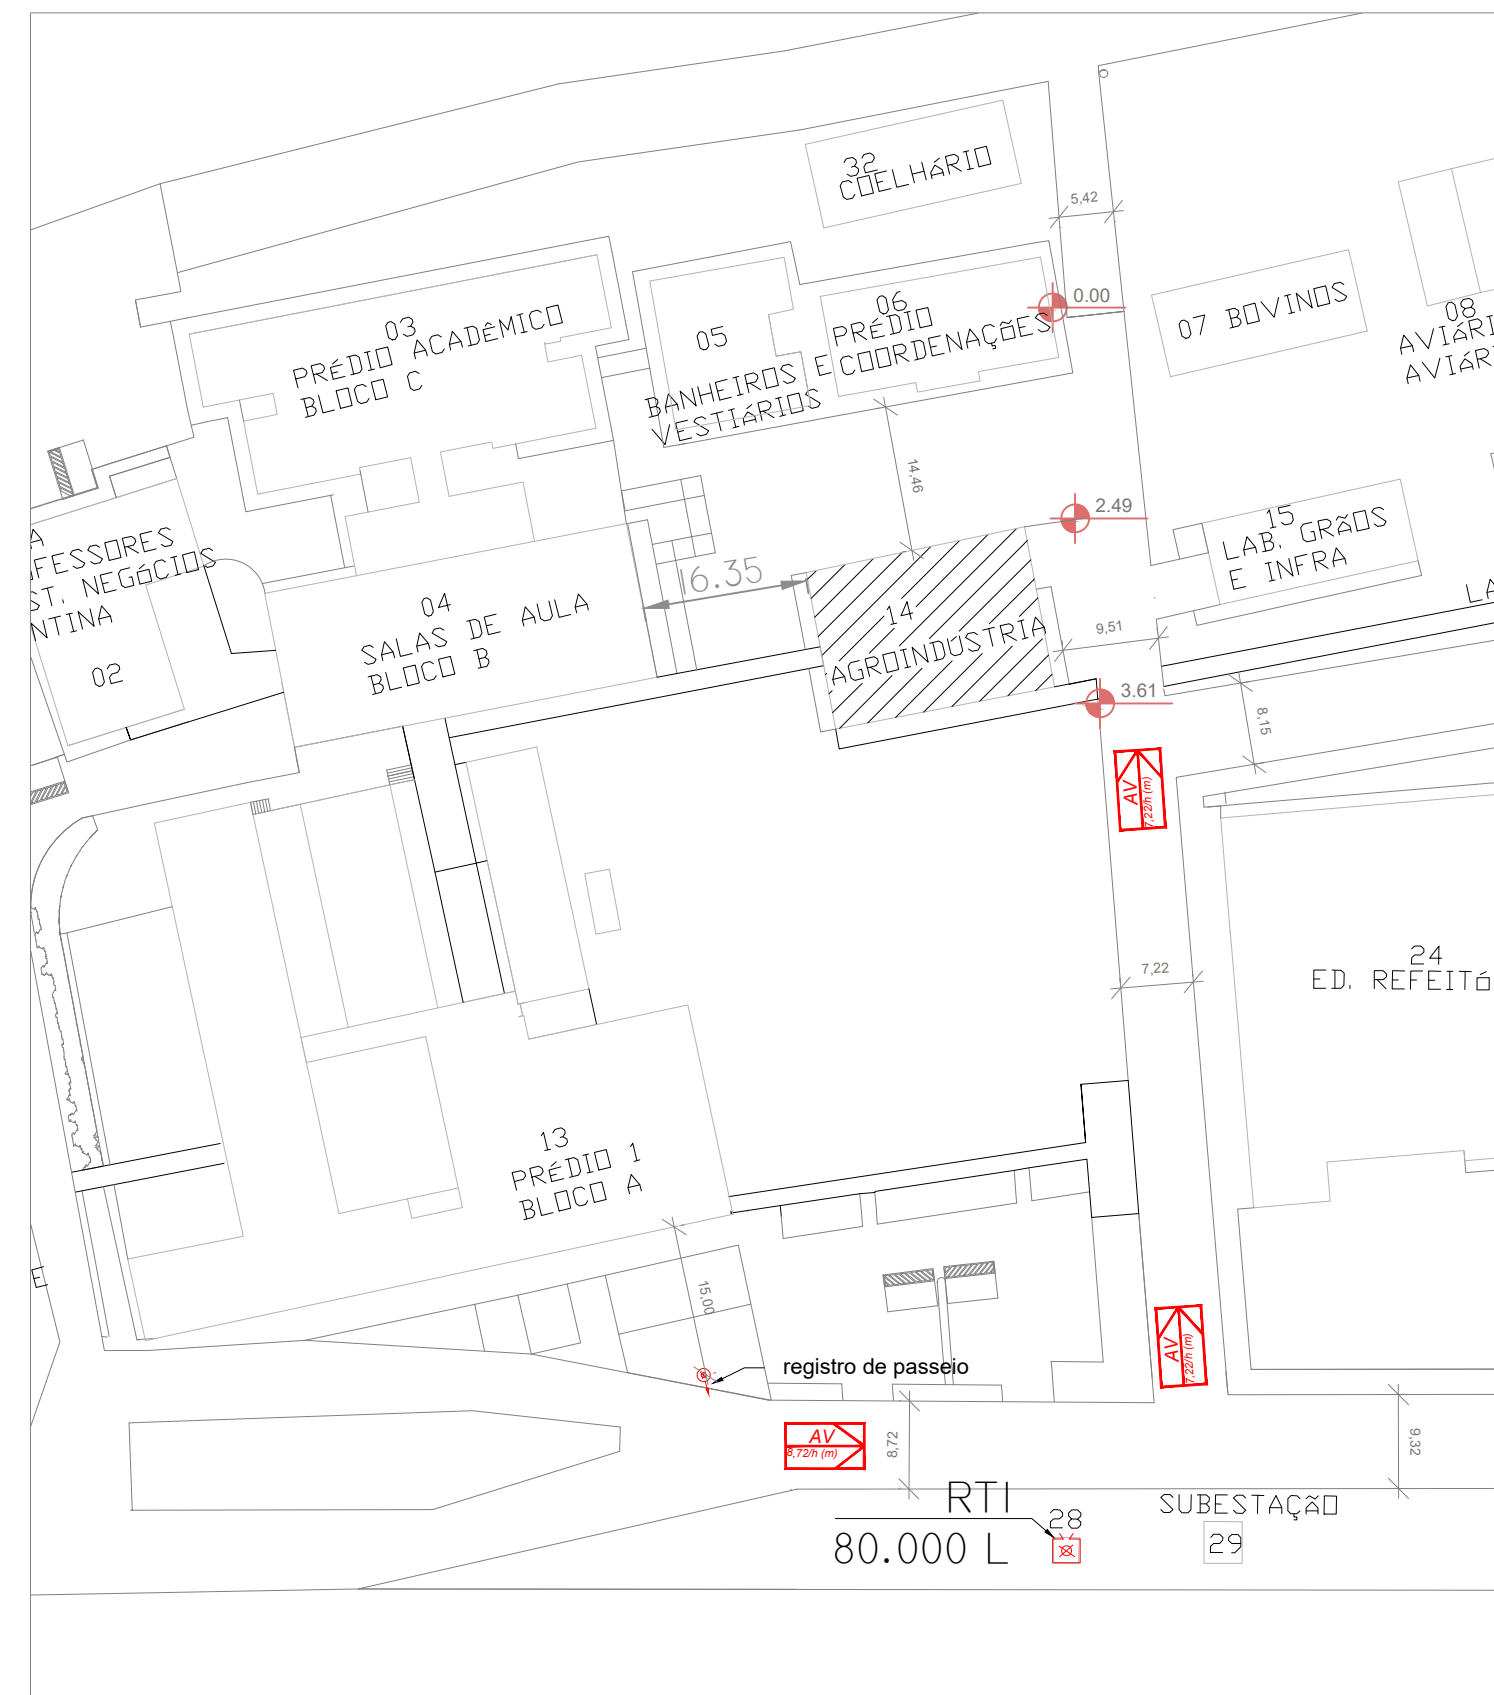


Planta de localização
Escala 1:750

TABELA - Sinalização de orientação e salvamento				
Código	Placa	Descrição	Cores	Observações
12		Saída de emergência	Fundo: verde Símbolo: branco Pictograma: fotoluminescente	Indicação de saída (segurança ou emergência) de uma saída de emergência. Dimensões mínimas: 30cm x 15cm
13		Saída de emergência	Fundo: verde Símbolo: branco Pictograma: fotoluminescente	Indicação de saída (segurança ou emergência) de uma saída de emergência. Dimensões mínimas: 30cm x 15cm
14		Saída de emergência	Fundo: verde Símbolo: branco Pictograma: fotoluminescente	Indicação de saída (segurança ou emergência) de uma saída de emergência. Dimensões mínimas: 30cm x 15cm
16		Saída de emergência	Fundo: verde Símbolo: branco Pictograma: fotoluminescente	Indicação de saída (segurança ou emergência) de uma saída de emergência. Dimensões mínimas: 30cm x 15cm
17		Saída de emergência	Fundo: verde Símbolo: branco Pictograma: fotoluminescente	Indicação de saída (segurança ou emergência) de uma saída de emergência. Dimensões mínimas: 30cm x 15cm
19		Saída de emergência	Fundo: verde Símbolo: branco Pictograma: fotoluminescente	Indicação de saída (segurança ou emergência) de uma saída de emergência. Dimensões mínimas: 30cm x 15cm
Sinalização de equipamentos				
20		Alarme sonoro	Fundo: vermelho Símbolo: branco Pictograma: fotoluminescente	Indicação do local de instalação do alarme de incêndio
21		Alarme sonoro	Fundo: vermelho Símbolo: branco Pictograma: fotoluminescente	Indicação do local de instalação do alarme de incêndio
23		Extintor	Fundo: vermelho Símbolo: branco Pictograma: fotoluminescente	Indicação da localização dos extintores. Dimensões mínimas: 15cm x 15cm
25		Extintor	Fundo: vermelho Símbolo: branco Pictograma: fotoluminescente	Indicação da localização dos extintores. Dimensões mínimas: 15cm x 15cm
26		Extintor	Fundo: vermelho Símbolo: branco Pictograma: fotoluminescente	Indicação da localização dos extintores. Dimensões mínimas: 15cm x 15cm
1		Extintor	Fundo: vermelho Símbolo: branco Pictograma: fotoluminescente	Indicação da localização dos extintores. Dimensões mínimas: 15cm x 15cm
4		Extintor	Fundo: vermelho Símbolo: branco Pictograma: fotoluminescente	Indicação da localização dos extintores. Dimensões mínimas: 15cm x 15cm
9		Extintor	Fundo: vermelho Símbolo: branco Pictograma: fotoluminescente	Indicação da localização dos extintores. Dimensões mínimas: 15cm x 15cm

LEGENDA	
	EXT. DE PÓ QUÍMICO SECO (PQD) - 2A/20B/C - 4Kg
	EXT. DE PÓ QUÍMICO SECO (PQS) - 20B/C - 4Kg
	EXT. DE ÁGUA PRESSURIZADA - 2A - 10 L
	CENTRAL DE DETECÇÃO E ALARME
	ACIONADOR MANUAL DE ALARME DE INCÊNDIO
	PLACA DE PROIBIDO FUMAR
	SINALIZAÇÃO DE ORIENTAÇÃO E SALVAMENTO
	ILUMINAÇÃO DE ORIENTAÇÃO E SALVAMENTO (30 LEDs)
	INDICAÇÃO DE ROTA DE FUGA
	DISTÂNCIA MÁX. A PERCORRER

ITENS EM AZUL, QUE ESTÃO NA PLANTA, SÃO EXISTENTES, E PODEM SER REUTILIZADOS.



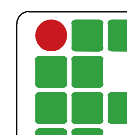

INSTITUTO FEDERAL FARROUPILHA

PRÓ-REITORIA DE ADMINISTRAÇÃO
COORDENAÇÃO DE ENGENHARIA E ARQUITETURA
Alameda Santiago do Chile, 195 - Nossa Sra. das Dores - CEP 97050-685
Santa Maria - Rio Grande do Sul. Telefone: (55) 3218-9819

OBRA:
AGROINDÚSTRIA

LOCAL:
INSTITUTO FEDERAL FARROUPILHA - CAMPUS JÚLIO DE CASTILHOS

PROJETO: PROJETO EXECUTIVO
PLANO DE PREVENÇÃO E PROTEÇÃO CONTRA INCÊNDIO

CONTEÚDO:
Planta baixa, localização, situação e detalhes

PROPRIETÁRIO:
INSTITUTO FEDERAL FARROUPILHA

RESPONSÁVEL:
ENG. JOÃO VICTOR BAGETTI FUCHS

ÁREA:
345,83m²

ESCALA:
1/100

DATA:
Maio/2021

DESENHO:
Catiane Basso

PRANCHIA:
PPCI 01/02