


TABELA - Sinalização de orientação e salvamento			
Código	Placa	Descrição	Observações
12		Saída de emergência	Indicação do sentido (esquerda ou direita) de uma saída de emergência. Dimensões mínimas: 30cm x 50cm
13		Saída de emergência	Indicação do sentido (esquerda ou direita) de uma saída de emergência. Dimensões mínimas: 30cm x 50cm
14		Saída de emergência	Indicação de uma saída de emergência a ser alcançada através da porta, para indicar o seu acesso. Dimensões mínimas: 30cm x 50cm
16		Saída de emergência	Indicação de uma saída de emergência, utilizada como complemento do pictograma fotoluminescente (seta ou imagem, ou ambos)
17		Saída de emergência	Indicação de saída de emergência, utilizada como complemento do pictograma fotoluminescente (seta ou imagem, ou ambos)
19		Saída de emergência	Indicação do pavimento, no interior da escadaria
Sinalização de equipamentos			
20		Alarme sonoro	Indicação do local de instalação do alarme de incêndio
21		Comando manual de alarme ou bomba de incêndio	Ponto de acionamento de alarme de incêndio ou bomba de incêndio. Deve vir sempre acompanhado de uma instrução escrita, em português, indicando o equipamento acionado por aquele ponto
23		Extintor	Indicação da localização dos extintores. Dimensões mínimas: 15cm x 15cm
25		Mangueira de incêndio	Indicação da localização da mangueira de incêndio com ou sem haste no seu interior
26		Hidrante de incêndio	Indicação da localização do hidrante quando instalado fora do alçapão de mangueiras
1		Proibido fumar	Localização em áreas visíveis, próximo aos elevadores comuns. Dimensões mínimas: Ø 15cm
4		Proibido utilizar o elevador de incêndio	Localização em áreas visíveis, próximo aos elevadores comuns. Dimensões mínimas: Ø 15cm
9		Cuidado com o choque elétrico	Próximo a instalações que apresentem risco de choque elétrico

OS ÍTEMS EM AZUL SÃO EXISTENTES E PODEM SER REAPROVEITADOS. OS MEMOS NÃO ESTÃO COMPATIBILIZADOS NA PLANILHA DE QUANTITATIVOS E MEMORIAIS.

LEGENDA	
	EXT. DE PÓ QUÍMICO SECO (PQS) - 2A-20B-C - 4kg
	EXT. DE PÓ QUÍMICO SECO (PQS) - 4A-40B-C - 4kg
	EXT. DE PÓ QUÍMICO SECO (PQS) - 20B-C - 4kg
	EXT. DE ÁGUA PRESSURIZADA - 2A - 10 L
	EXT. DE CO2 - 5B-C - 6 kg
	CENTRAL DE DETECÇÃO E ALARME
	ACIONADOR MANUAL DE ALARME DE INCÊNDIO
	PLACA DE PROIBIDO FUMAR
	SINALIZAÇÃO DE ORIENTAÇÃO E SALVAMENTO
	ILUMINAÇÃO DE ORIENTAÇÃO E SALVAMENTO (30 LEDs)
	INDICAÇÃO DE ROTA DE FUGA
	DISTÂNCIA MÁX. A PERCORRER
	RESERVA TÉCNICA DE INCÊNDIO
	REGISTRO DE PASSEIO
	MANGOTINHO
	HIDRANTE SIMPLES

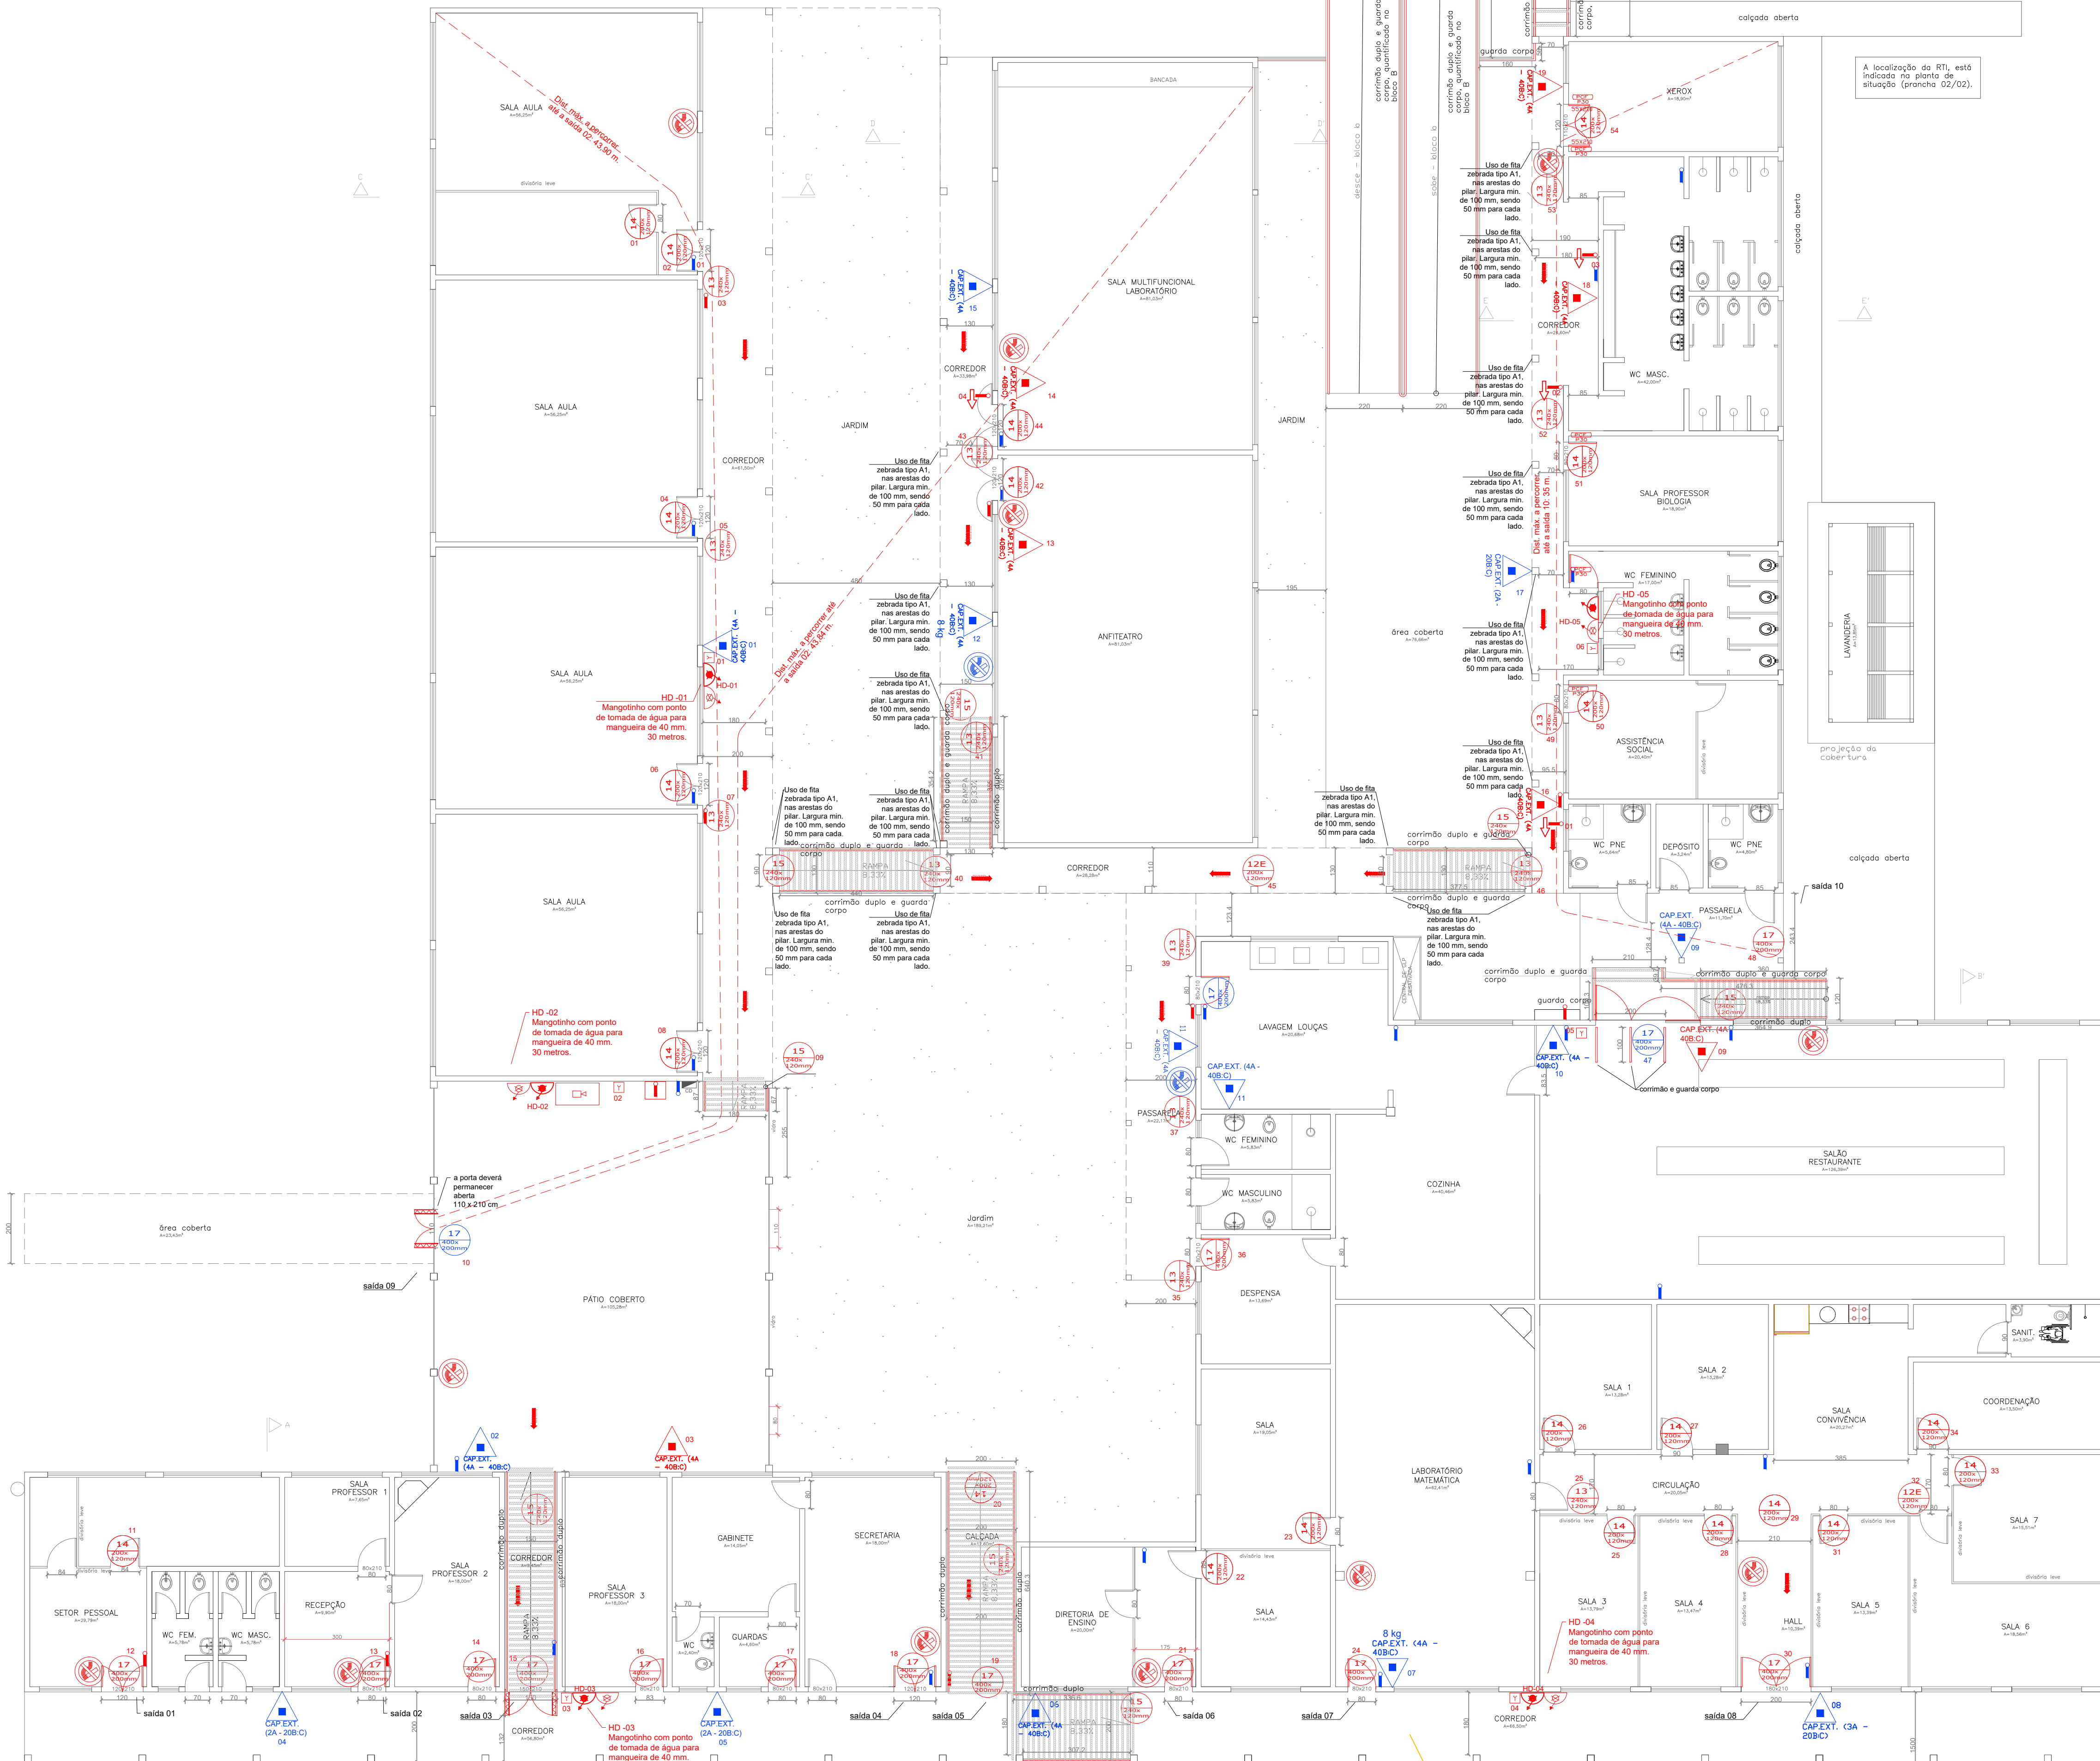

INSTITUTO FEDERAL FARROUPILHA

PRÓ-REITORIA DE ADMINISTRAÇÃO
COORDENAÇÃO DE ENGENHARIA E ARQUITETURA

Alameda Santiago do Chile, 195 - Nossa Sra. das Dores - CEP 97050-685
Santa Maria - Rio Grande do Sul. Telefone: (55) 3218-9819

OBRA: BLOCO A

LOCAL: INSTITUTO FEDERAL FARROUPILHA - CAMPUS JÚLIO DE CASTILHOS

PROJETO: PROJETO EXECUTIVO
PLANO DE PREVENÇÃO E PROTEÇÃO CONTRA INCÊNDIO

CONTEÚDO: Planta baixa, detalhes, situação e localização

PROPRIETÁRIO: INSTITUTO FEDERAL FARROUPILHA

RESPONSÁVEL: ENG. JOÃO VICTOR BAGETTI FUCHS

ÁREA: 1.701,04 m²

ESCALA: 1/100

DATA: Maio/2021

DESENHO: Catiane Basso

FRANCHA: PPCI 01/04