


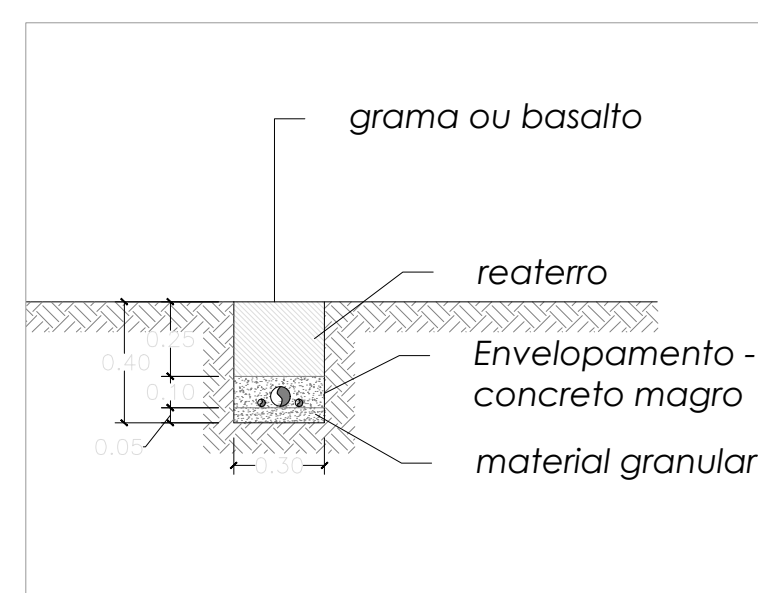

A TUBULÇÃO CORRE NA ALTURA DO
PÉ DIREITO (RENTE AO FORO);
ALTURA DO HIDRANTES 1,50 M.

 INSTITUTO FARROUPILHA	PRÓ-REITORIA DE ADMINISTRAÇÃO COORDENAÇÃO DE ENGENHARIA E ARQUITETURA Alameda Santiago do Chile, 195 - Nossa Sra. das Dores - CEP 97050-685 Santa Maria - Rio Grande do Sul. Telefone: (55) 3218-9819
	OBRA: Ginásio
LOCAL: INSTITUTO FEDERAL FARROUPILHA - CAMPUS Júlio de Catilhos	ÁREA: ---- m ²
PROJETO: PLANO DE PREVENÇÃO E PROTEÇÃO CONTRA INCÊNDIO	ESCALA: 1/100
CONTEÚDO: PROJETO HIDRANTES Planta baixa inferior e superior	DATA: Julho/2021
PROPRIETÁRIO:	DESENHO: Catiane Basso
RESPONSÁVEL:	PRONCHA: PPCI 02/03