



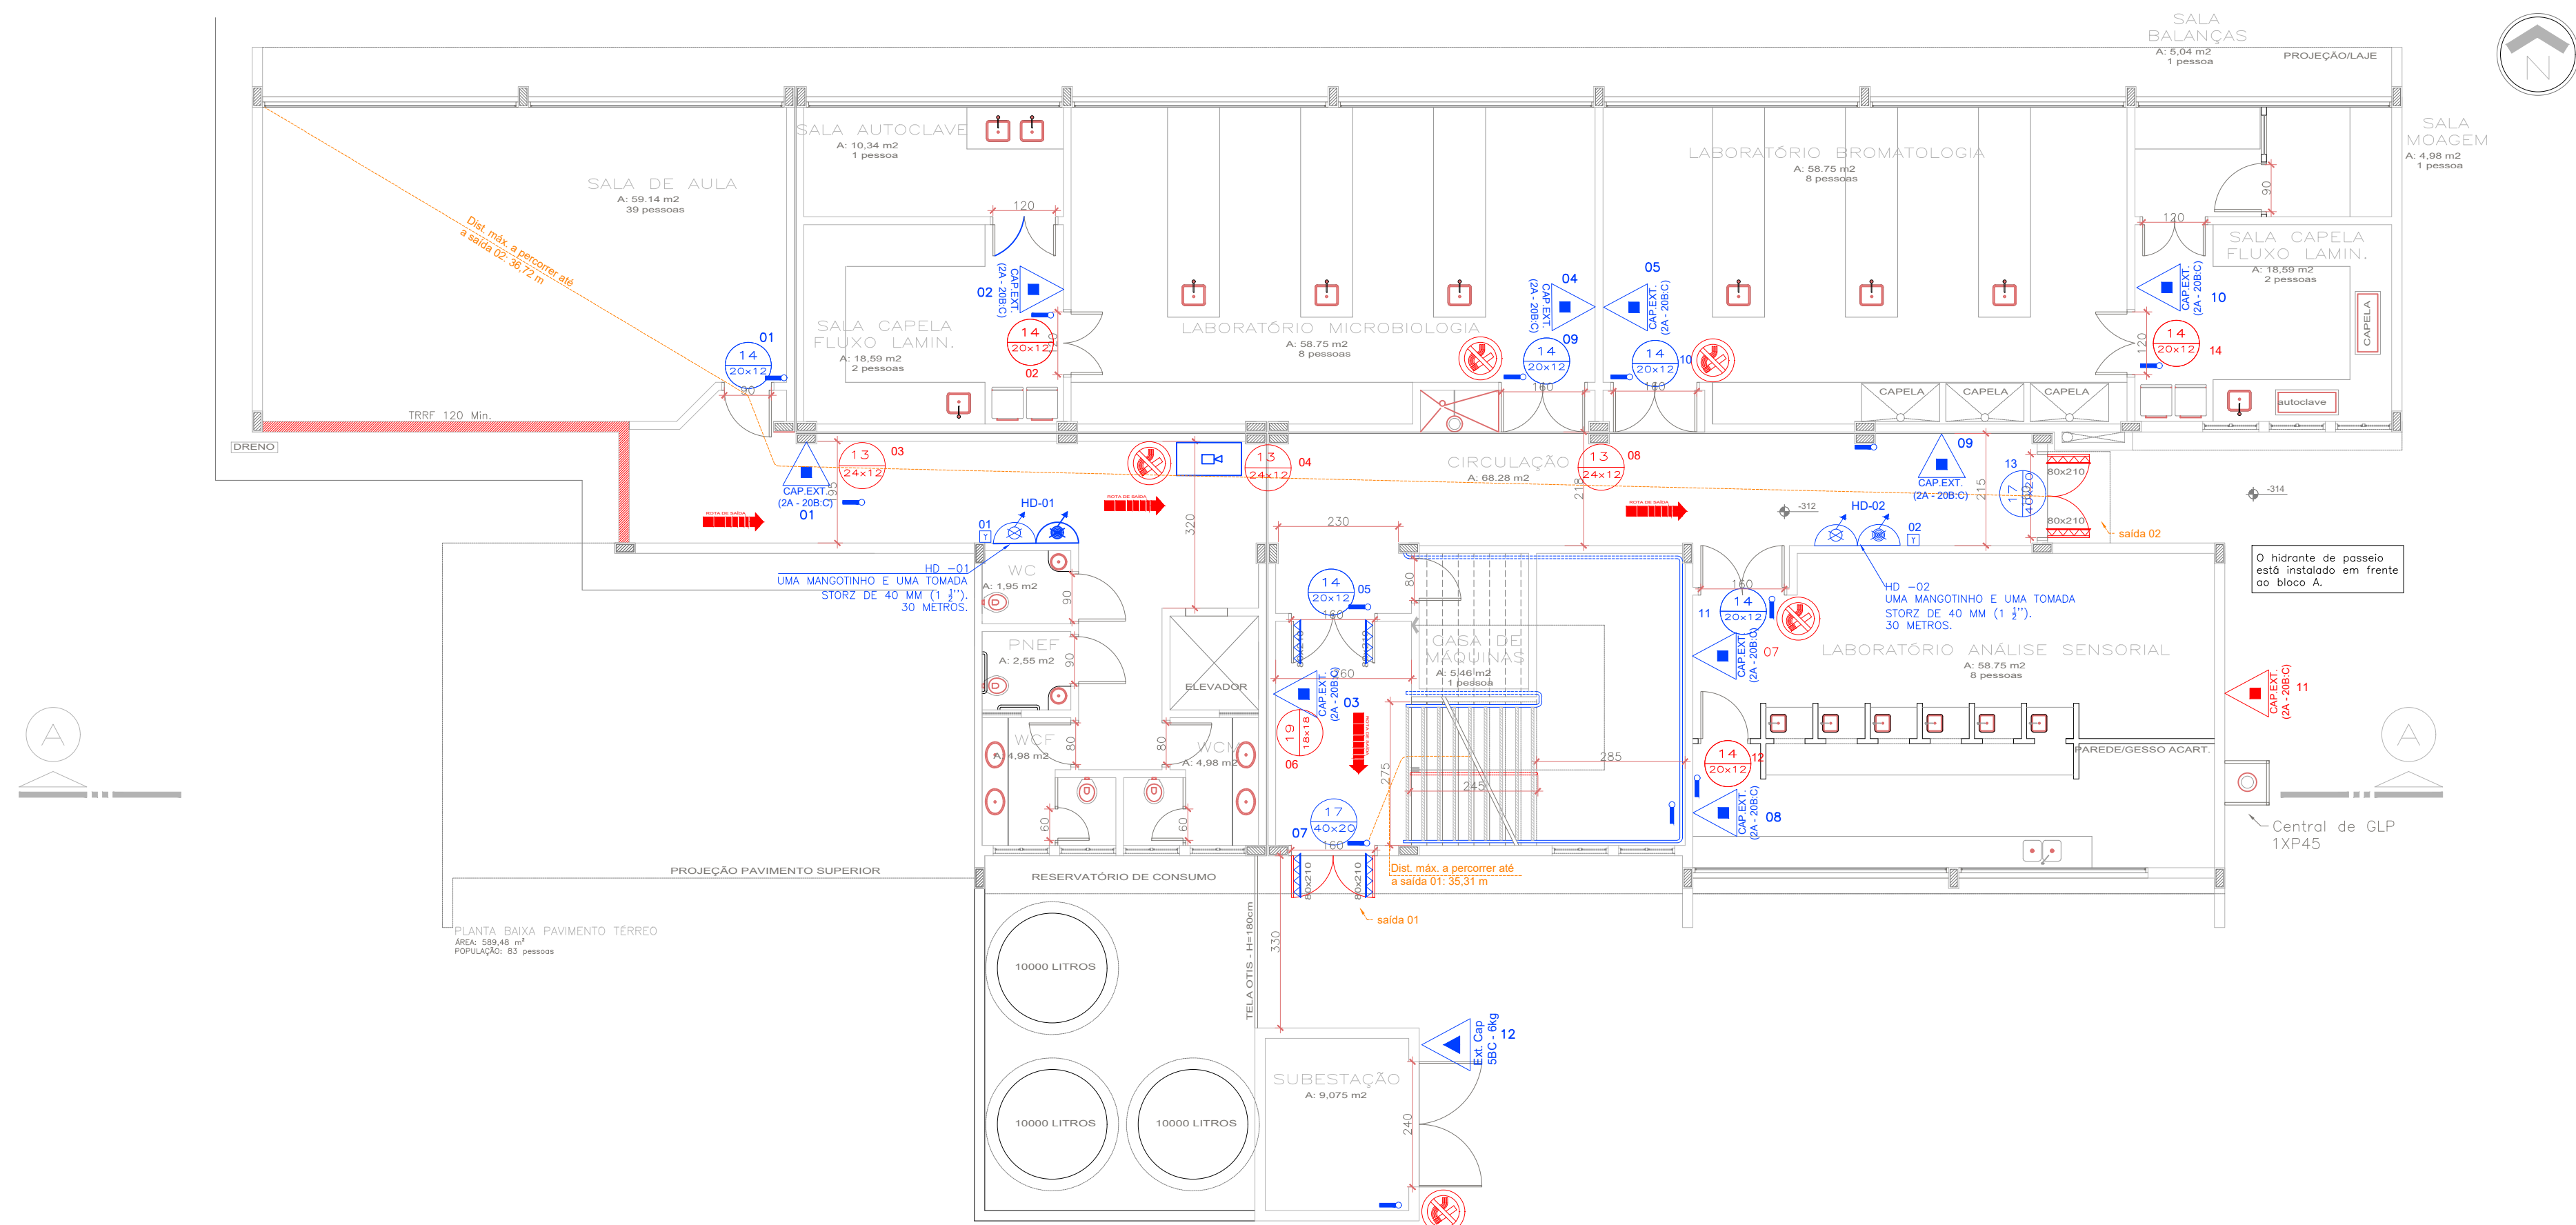

Planta Baixa T  RREO
Escala: 1:100
 rea = 589,48 m²



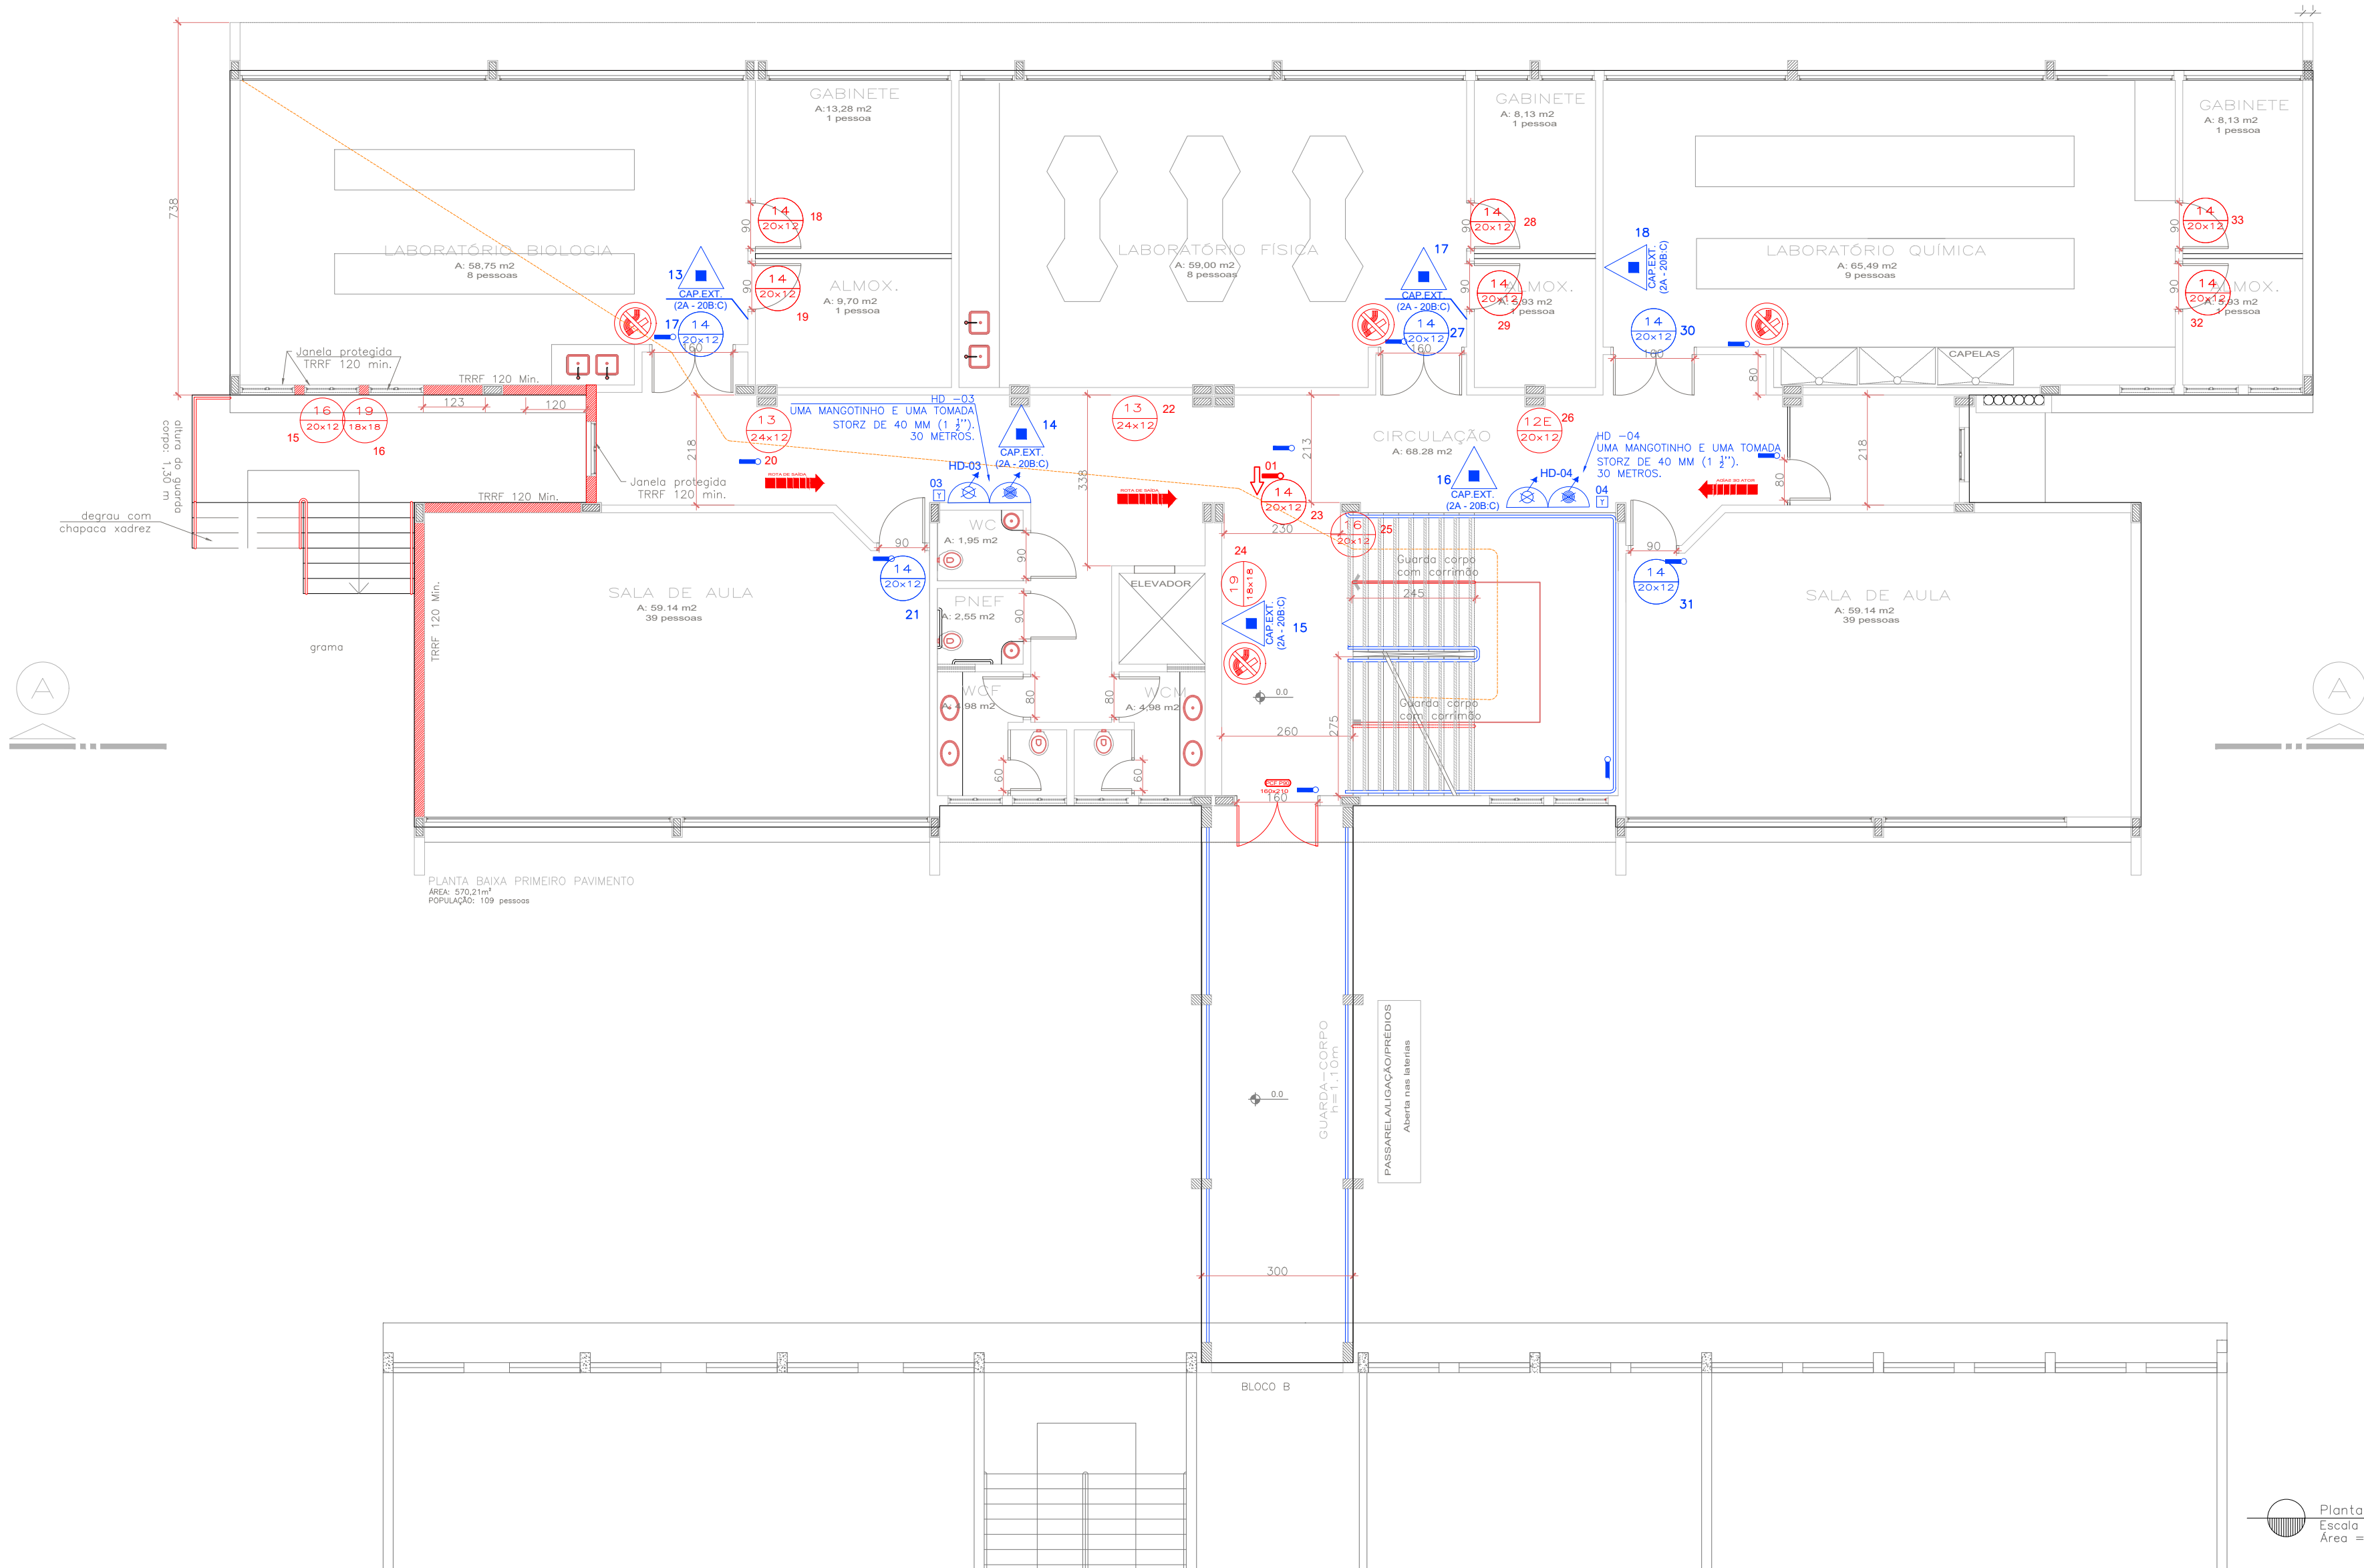


Planta Baixa 1  pav.
Escala: 1:100
 rea = 570,21 m²

TABELA - Sinaliza��o de orienta��o e salvamento				
C�digo	Placa	Descri��o	Cores	Observa��es
12		Sa��da de emerg��ncia	S��mbolo: quadrado Verde Fundo: verde Pictograma: fotoluminescente	Indica��o do sentido (esquerda ou direita) de uma sa��da de emerg��ncia. Dimens��es m��nimas: 30cm x 15cm
13		Sa��da de emerg��ncia	S��mbolo: quadrado Verde Fundo: verde Pictograma: fotoluminescente	Indica��o do sentido (esquerda ou direita) de uma sa��da de emerg��ncia. Dimens��es m��nimas: 30cm x 15cm
14		Sa��da de emerg��ncia	S��mbolo: quadrado Verde Fundo: verde Pictograma: fotoluminescente	Indica��o de uma sa��da de emerg��ncia a ser atendida acima da porta, para indicar o seu acesso
16		Sa��da de emerg��ncia	S��mbolo: quadrado Verde Fundo: verde Pictograma: fotoluminescente	Indica��o de uma sa��da de emerg��ncia a ser atendida abaixo da porta, para indicar o seu acesso
17		Sa��da de emerg��ncia	S��mbolo: quadrado Verde Fundo: verde Pictograma: fotoluminescente	Indica��o de sa��da de emerg��ncia, utilizada como complementa��o do pictograma fotoluminescente (seta ou imagem, ou ambos)
19		Sa��da de emerg��ncia	S��mbolo: quadrado Verde Fundo: verde Pictograma: fotoluminescente	Indica��o do sentido (esquerda ou direita) de uma sa��da de emerg��ncia, utilizada como complementa��o do pictograma fotoluminescente (seta ou imagem, ou ambos)
20		Alarme sonoro	S��mbolo: quadrado Vermelho Fundo: vermelho Pictograma: fotoluminescente	Indica��o do local de instala��o do alarme de inc��ndio
21		Comando manual de alarme ou bomba de inc��ndio	S��mbolo: quadrado Vermelho Fundo: vermelho Pictograma: fotoluminescente	Ponto de acionamento de alarme de inc��ndio ou bomba de inc��ndio. Deve vir sempre acompanhado de uma mensagem escrita designando o equipamento acionado por aquele ponto
23		Extintor	S��mbolo: quadrado Vermelho Fundo: vermelho Pictograma: fotoluminescente	Indica��o da localiza��o dos extintores. Dimens��es m��nimas: 15cm x 15cm
25		Abri��o de mangueira de hidrante	S��mbolo: quadrado Vermelho Fundo: vermelho Pictograma: fotoluminescente	Indica��o do abrigo de mangueira de hidrante quando instalado fora do abrigo de mangueira
26		Hidrante de inc��ndio	S��mbolo: quadrado Vermelho Fundo: vermelho Pictograma: fotoluminescente	Indica��o da localiza��o do hidrante quando instalado fora do abrigo de mangueira
1		Proibido fumar	S��mbolo: ��mbolo circular Vermelho Fundo: branco Pictograma: fotoluminescente	Localiza��o em ��reas vis��veis
4		Risco de choque el��trico	S��mbolo: ��mbolo circular Vermelho Fundo: branco Pictograma: fotoluminescente	Localiza��o em ��reas vis��veis, pr��ximo aos elevadores comuns. Dimens��es m��nimas: � 15cm
9		Risco de choque el��trico	S��mbolo: ��mbolo triangular Vermelho Fundo: branco Pictograma: fotoluminescente	Localiza��o em ��reas vis��veis, pr��ximo aos elevadores comuns. Dimens��es m��nimas: � 15cm

ITENS EM AZUL S  O EXISTENTES E PODEM SER REAPROVEITADOS

LEGENDA	
	EXT. DE P�� QU��MICO SECO (PQS) - 2A:20B:C - 4Kg
	EXT. DE P�� QU��MICO SECO (PQS) - 4A:40B:C - 4Kg
	EXT. DE P�� QU��MICO SECO (PQS) - 20B:C - 4Kg
	EXT. DE ��GUA PRESSURIZADA - 2A - 10 L
	EXT. DE CO2 - 5B:C - 6 KG
	CENTRAL DE DETE���O E ALARME
	ACIONADOR MANUAL DE ALARME DE INC��NDIO
	PLACA DE PROIBIDO FUMAR
	SINALIZA��O DE ORIENTA��O E SALVAMENTO
	ILUMINA��O DE ORIENTA��O E SALVAMENTO (30 LED'S)
	INDICA��O DE ROTA DE FUGA
	DIST��NCIA M��X. A PERCORRER
	RESERVA T��CNICA DE INC��NDIO
	REGISTRO DE PASSEIO
	MANGOTINHO
	HIDRANTE SIMPLES
	DEMOLI��O

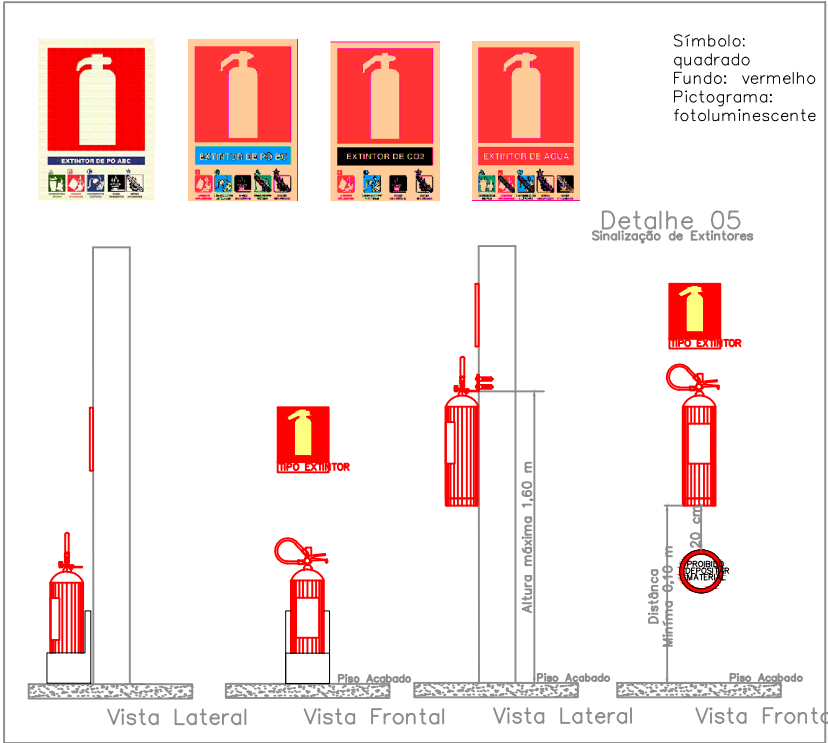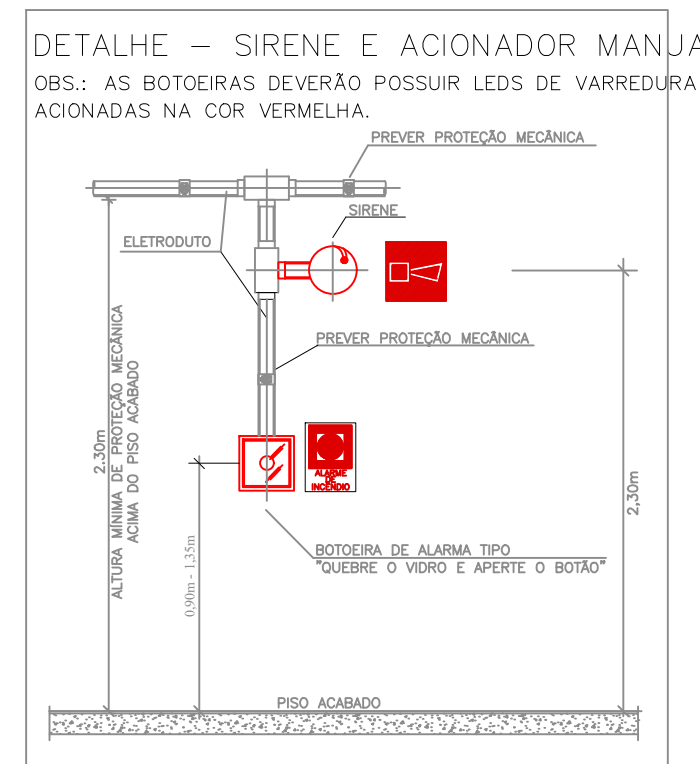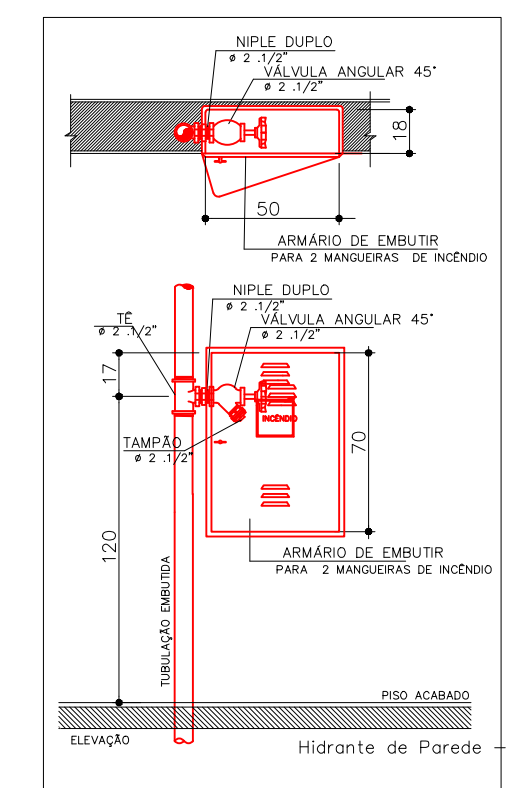

INSTITUTO FEDERAL FARROUPILHA

PR  -REITORIA DE ADMINISTRA  O
COORDENA  O DE ENGENHARIA E ARQUITETURA
Alameda Santiago do Chile, 195 - Nossa Sra. das Dores - CEP 97050-685
Santa Maria - Rio Grande do Sul. Telefone: (55) 3218-9819

OBRA: **BLOCO C**

LOCAL: **INSTITUTO FEDERAL FARROUPILHA - CAMPUS J  LIO DE CASTILHOS**

PROJETO: **PROJETO EXECUTIVO**
PLANO DE PREVEN  O E PROTE  O CONTRA INC  NDIO

CONTE  DO: **Planta baixa t  rreo, 1  pav. e detalhes**

PROPRIET  RIO: **INSTITUTO FEDERAL FARROUPILHA**

RESPONS  VEL: **ENG. JO  O V  TOR BAGETTI FUCHS**

 REA: **2505,30 m²**

ESCALA: **1/100**

DATA: **JUNHO/2021**

DESENHO: **Catiane Basso**

PRANCHA: **PPCI 01/05**