


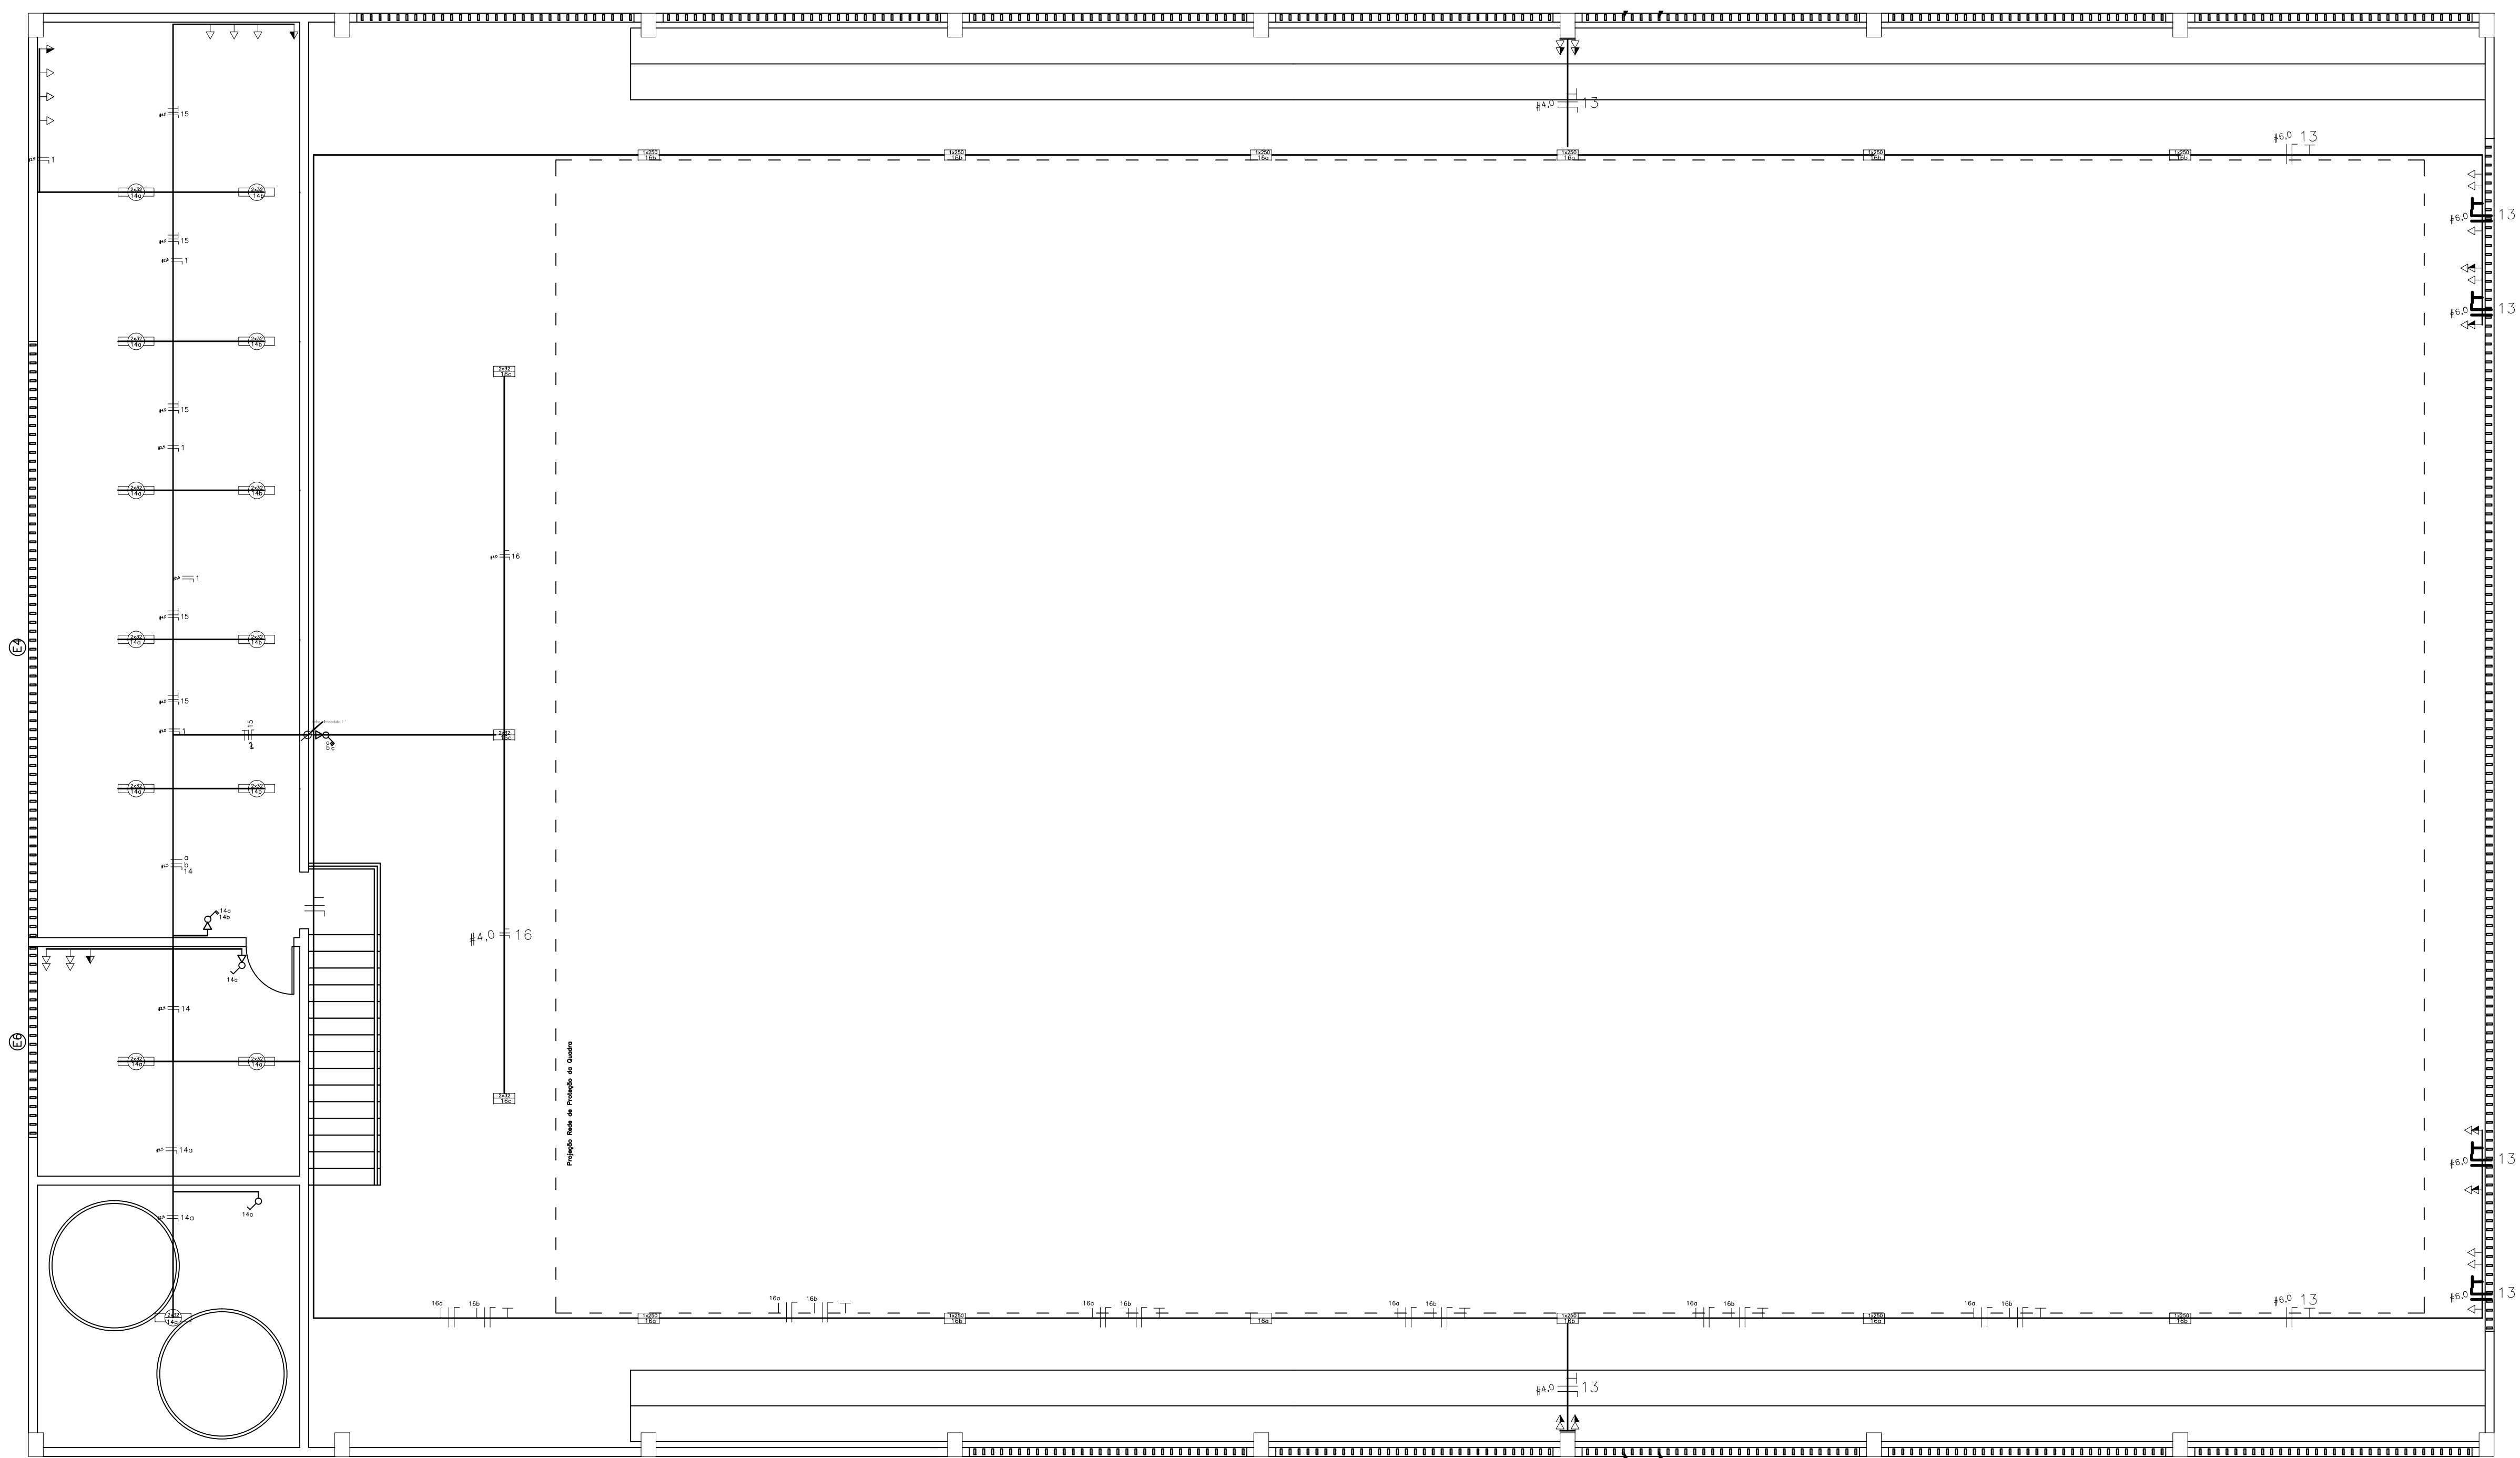

CONVENÇÕES

- Ponto de luz incandescente no teto
- Ponto de luz fluorescente no teto
- Ponto de luz incandescente na parede h=2,00m (interna)
- Ponto de luz incandescente na parede h=1,90m (externa)
- Interruptor de corrente de uma seção
- Interruptor de corrente de duas seções
- Interruptor de corrente de três seções
- Interruptor de corrente de uma seção + paralelo
- Interruptor de corrente de duas seções + paralelo
- Interruptor de campainha
- Cigarra
- Interruptor por Sensor
- Tomada de corrente h=0,30m
- Tomada de corrente h=1,10m
- Tomada de corrente para motor h=0,30m
- Tomada de corrente dupla
- Tomada para condicionador de ar tipo SPLIT h=2,25m
- Espera para telefone e antena de TV h=0,30m
- Espera para chuveiro h=2,20m
- Centro de Distribuição h=1,30m
- Caixa de Medição h=1,30m
- Caixa de Passagem na Parede
- Caixa de Passagem no Teto
- Refletor de vapor de sódio ou metálico na teto

OBS:
OS CONDUTORES NÃO COTADOS SÃO DE 6,0 mm2

IFF – CAMPUS SÃO BORJA / GINÁSIO

PROJETO ELÉTRICO

Planta Baixa –Mezanino

Proprietário: UEP–Uruguiana
R. Monteiro Lobato, 4442– Uruguiana/RS

Área: 1.114,41m2

Data: Ago/2018

Escala: 1:100

Engº Civil: Valter O. S. Olea
CREA-RS-144527/0

Prancha: EI2