


LEGENDAS			
Descrição	Placas/convenções	Representação gráfica	Simbologia
PROIBIDO FUMAR		—	
INDICAÇÃO DO SENTIDO (ESQUERDA OU DIREITA) DE UMA SAÍDA DE EMERGÊNCIA		—	
INDICAÇÃO DA ROTA DE SAÍDA DE EMERGÊNCIA		—	
INDICAÇÃO DA SAÍDA DE EMERGÊNCIA		—	
BARRA ANTIPÂNICO			
EXTINTOR DE INCÊNDIO DE PÓ QUÍMICO SECO TIPO ABC 4 Kg			
SINALIZAÇÃO DE ALERTA - RISCO DE CHOQUE ELÉTRICO		—	
ROTA DE FUGA - DIREÇÃO A SEGUIR	—		—
PONTO DE ILUMINAÇÃO DE EMERGÊNCIA 25W	—		—

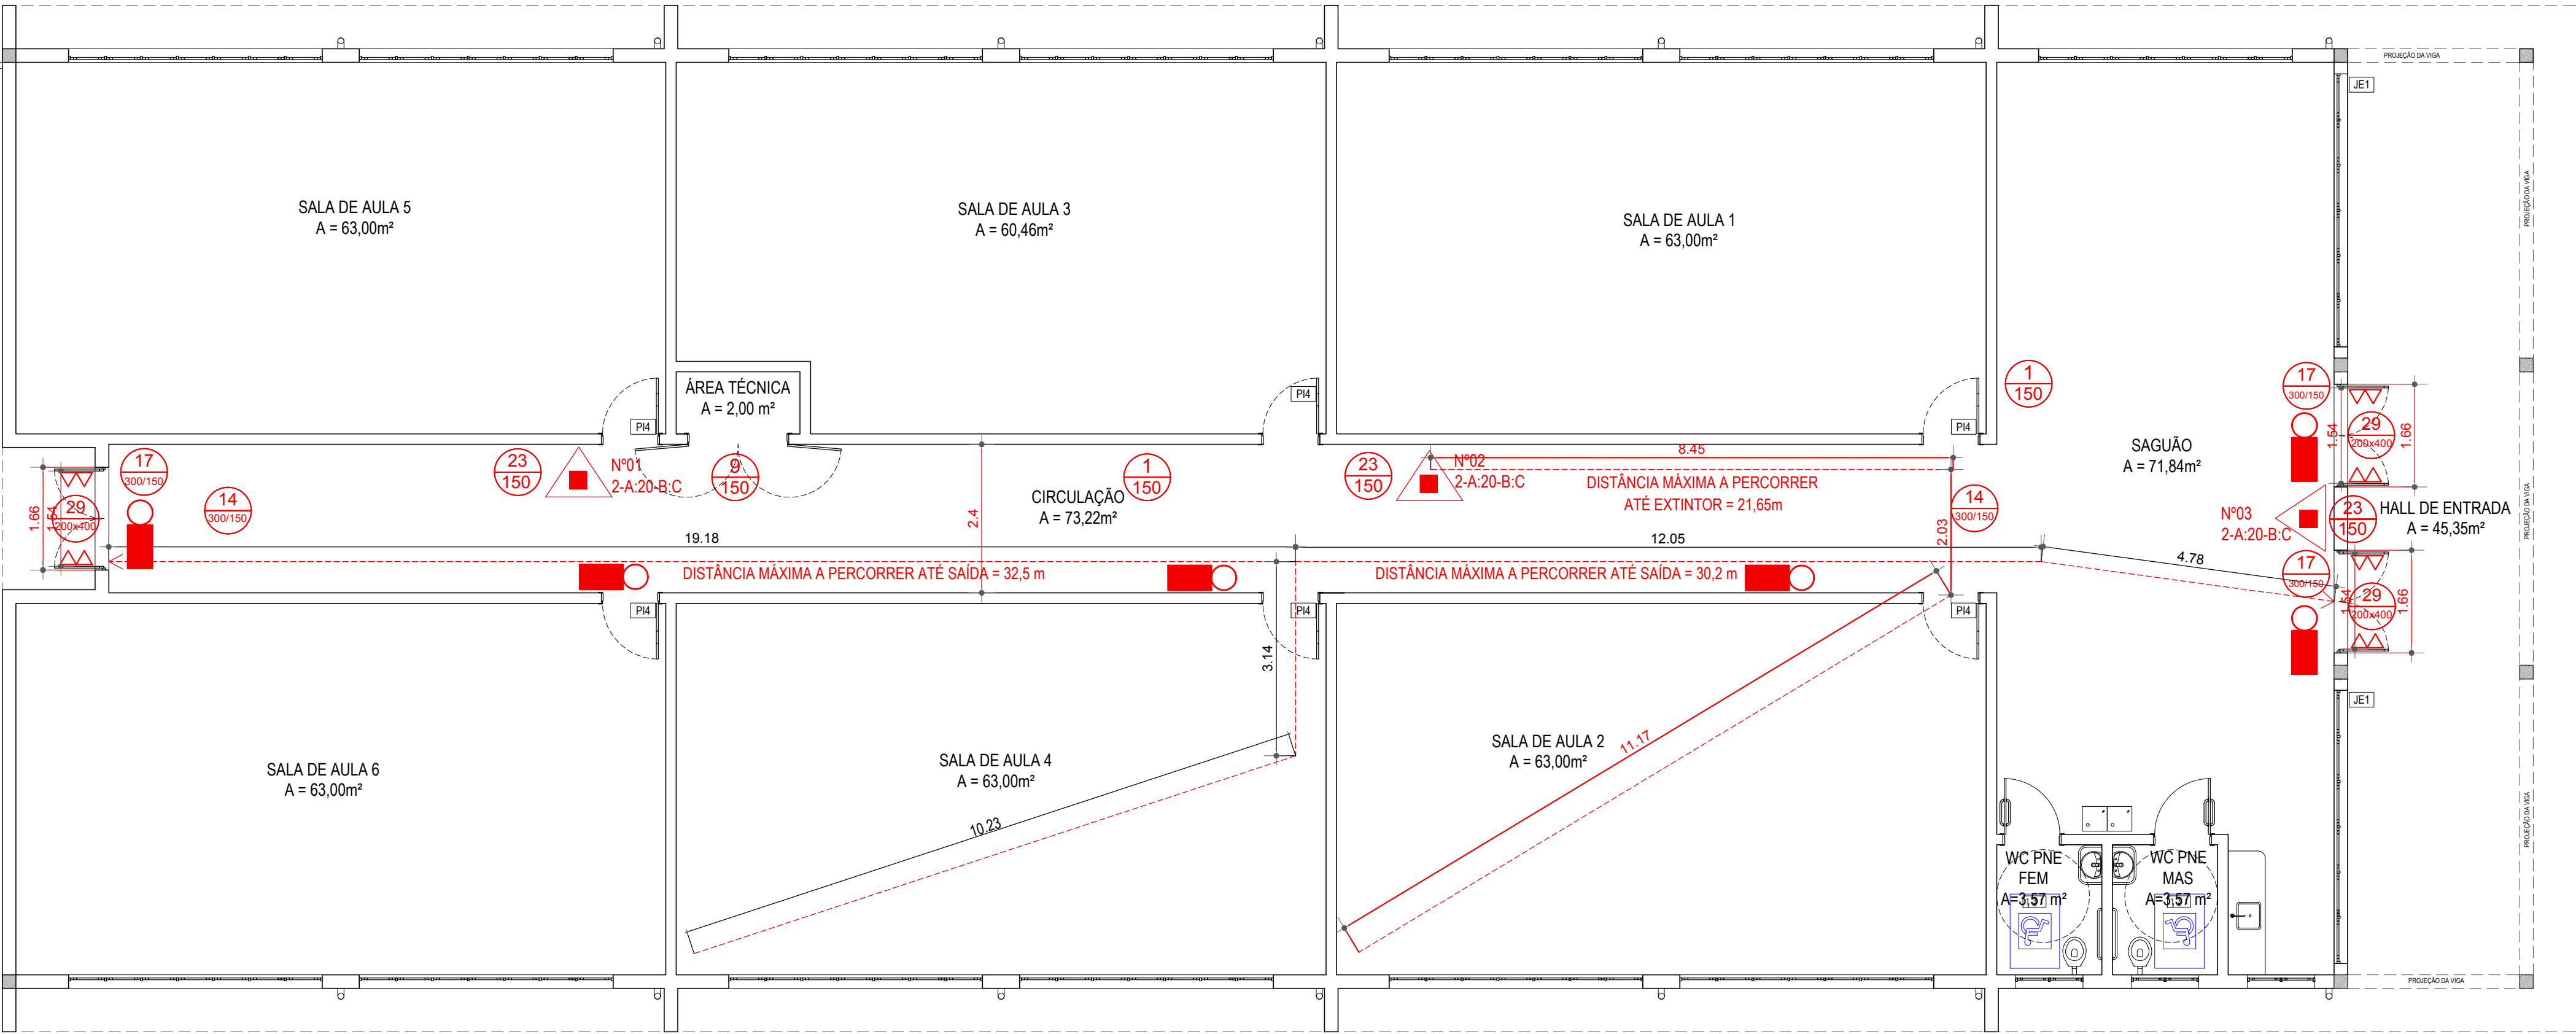

LAYOUT PPCI PRÉDIO DE SALAS DE AULA - CAMPUS STO ÂNGELO

ÁREA: 622,40 m²

ESCALA 1:75

 INSTITUTO FEDERAL FARROUPILHA CAMPUS SANTO ÂNGELO		IFF Campus Santo Ângelo RS 218 - Santo Ângelo/RS Fone: (55) 3218-9800 Site: www.iffarroupilha.edu.br	
OBRA:		PRÉDIO DE SALAS DE AULA	
LOCAL:		IFFARROUPILHA - CAMPUS SANTO ÂNGELO	
PROJETO:	PPCI	DATA:	MAIO/2017
CONTEÚDO:	PLANTA BAIXA	DESENHO:	CRISTINA
RESPONSÁVEL:	ENG. CIVIL CRISTINA SILVA FELTRIN	Escala:	1/75
PROPRIETÁRIO:	INSTITUTO FEDERAL FARROUPILHA	Prancha:	INC-01